

Rady Gminy Jonkowo

z dnia 29 kwietnia 1996r

w sprawie zmiany części miejscowego planu zagospodarowania  
przestrzennego Gutkowa, zatwierdzonego uchwałą nr  
XII/XXIV/48/93 Rady Gminy Jonkowo z dnia 6.08.1993r

Na podstawie art.18 ust.2 pkt 5 ustawy z dnia 8 marca  
1990 roku o samorządzie terytorialnym /Dz.U.Nr 13 poz.74 z 1996r  
oraz art.26 ustawy z dnia 7 lipca 1994r o zagospodarowaniu  
przestrzennym /Dz.U.Nr 89 poz.415 z 1994r/

Rada Gminy Jonkowo

uchwala

§.1.

Traci moc rysunek planu na obszarze oznaczonym w załączniku  
graficznym do niniejszej uchwały określeniem "granica zmiany  
planu". Tekst planu oraz ustalenia w nim zawarte nie ulegają  
zmianie.

§.2.

W miejsce dotychczas obowiązującego rysunku planu, zatwierdza  
się nowy, stanowiący załącznik do niniejszej uchwały.


§.3

Uchwała wchodzi w życie po upływie 14 dni od daty ogłoszenia  
w Dzienniku Urzędowym Województwa Olsztyńskiego

Przewodniczący  
Rady Gminy  
Andrzej Szeniawski

# MIANA MIEJSCOWEGO PLANU ZAG. PRZESTRZENI - GUTKOWO

ZAŁĄCZNIK  
DO UCHWAŁY NR.....  
Rady Gminy w Jonkowie  
z dn. ....

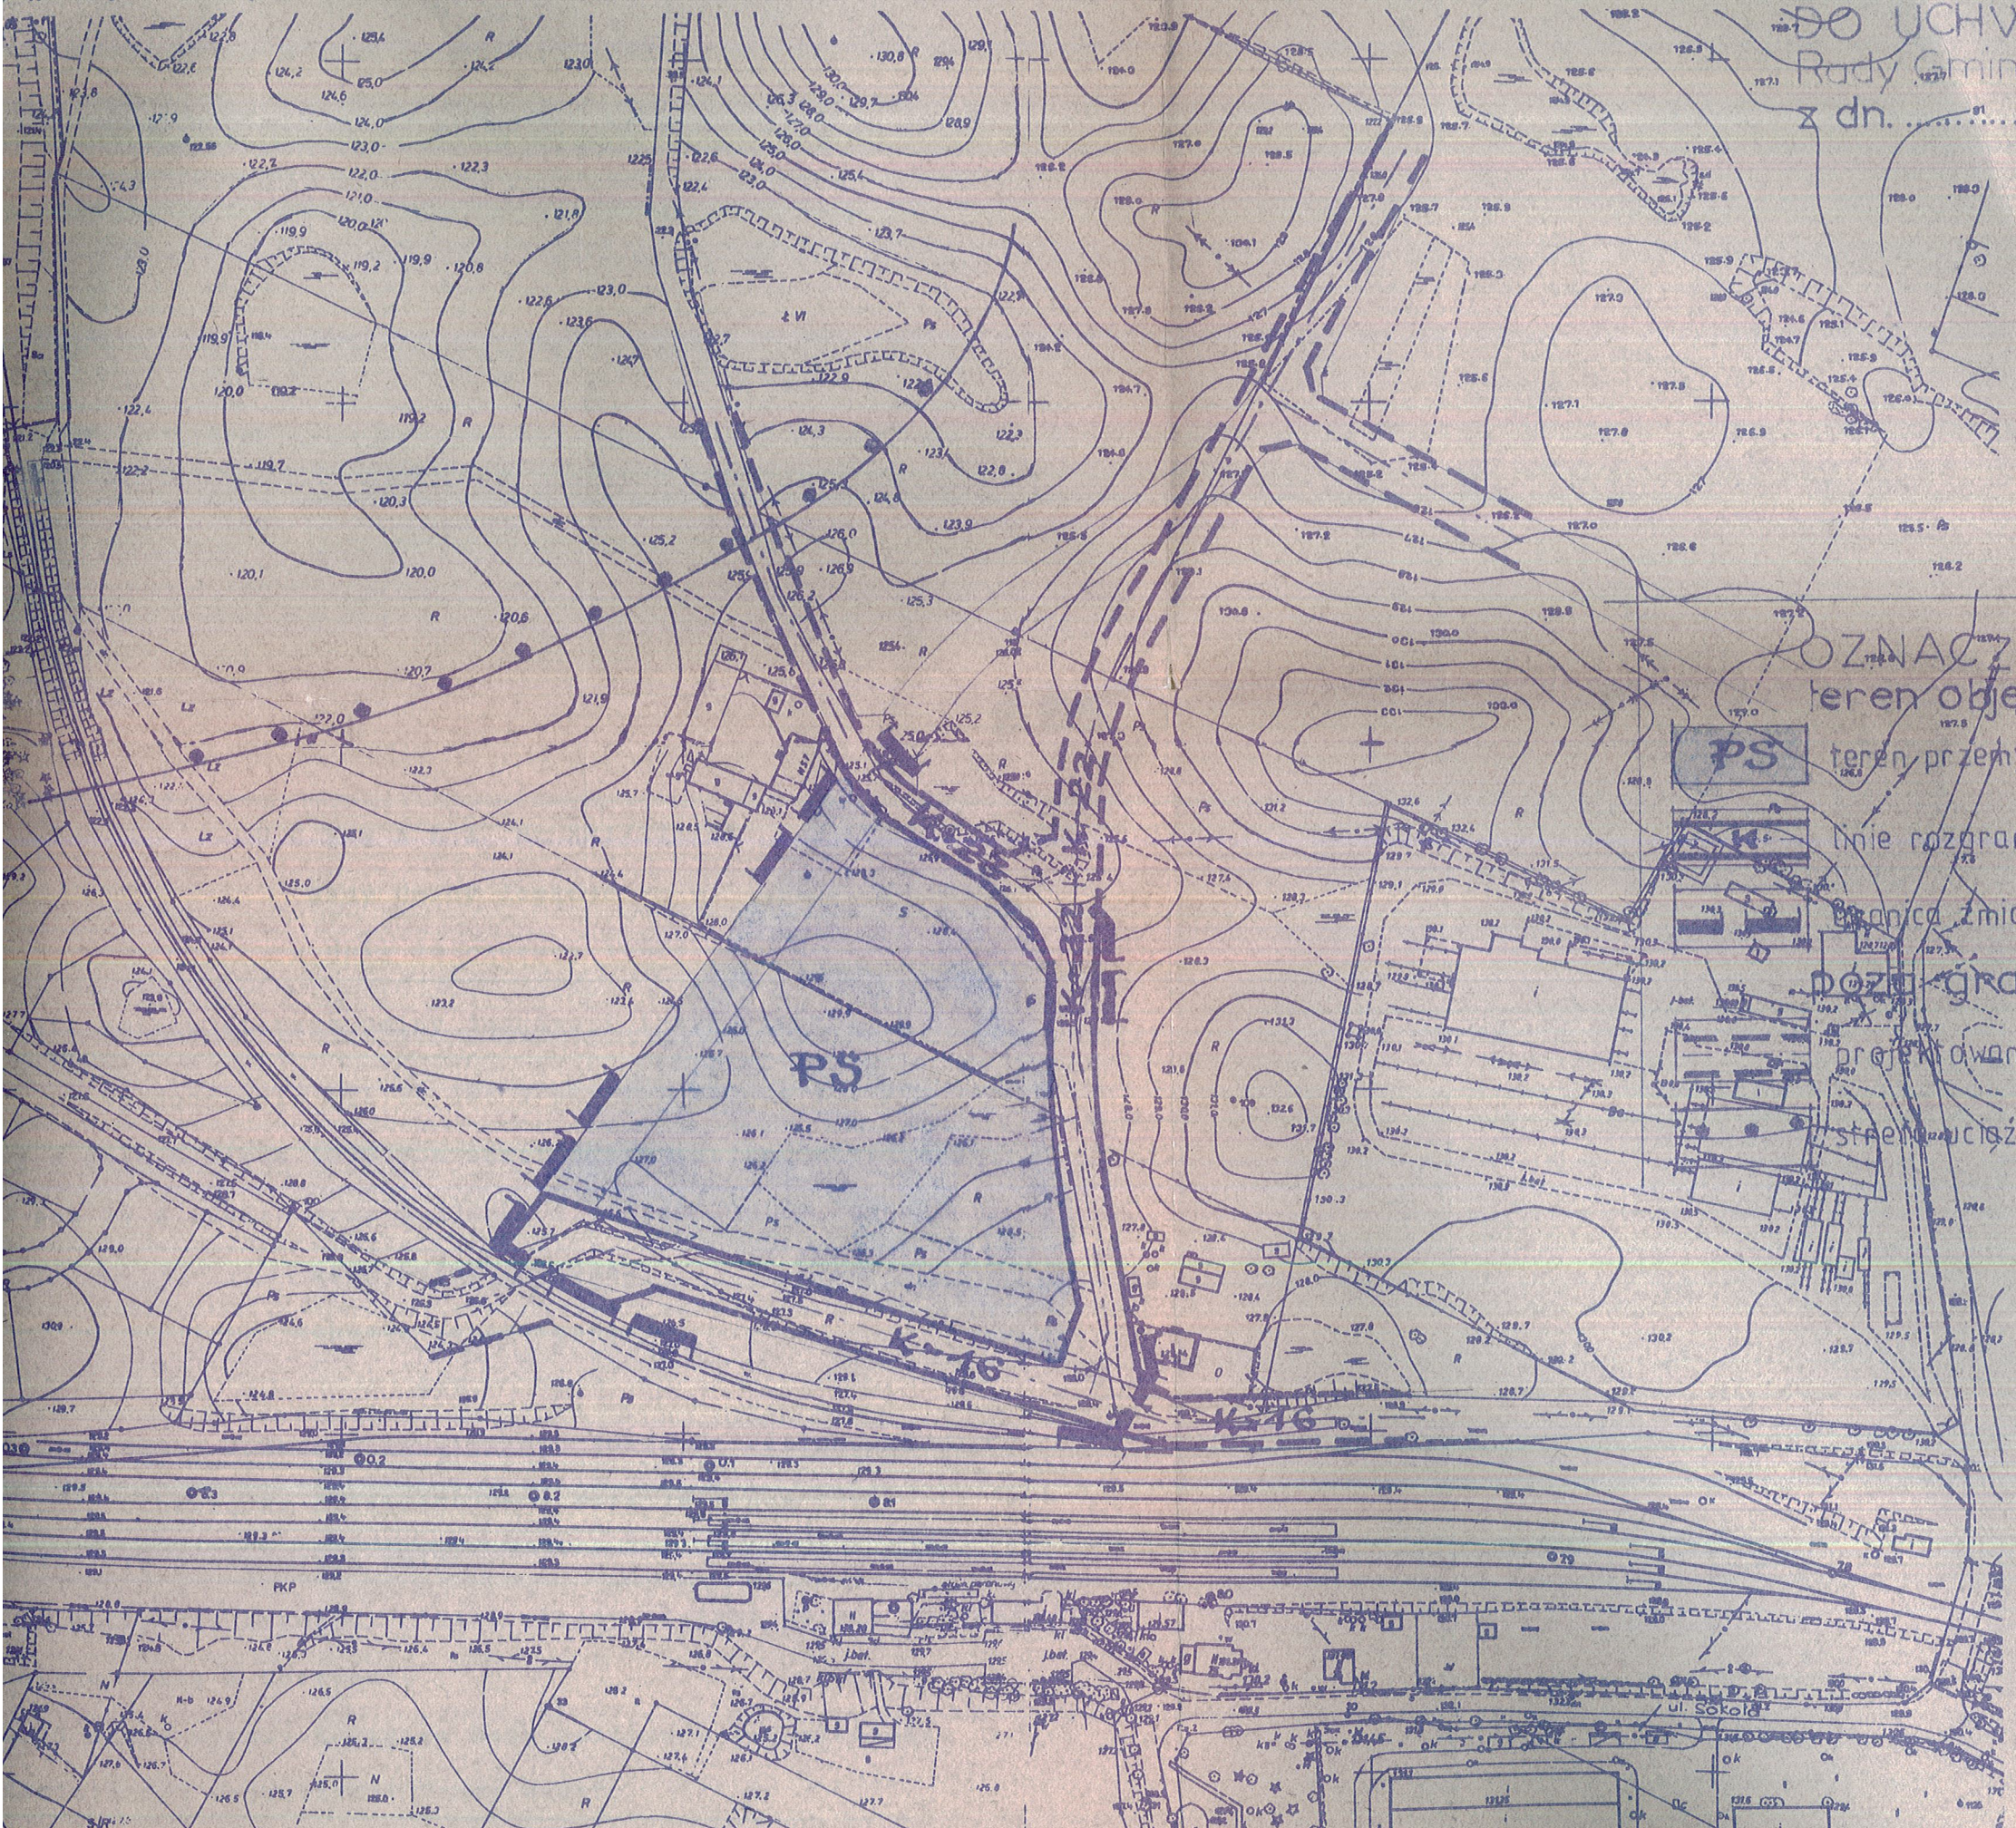


**OZNACZENIA**  
 teren objęty zmianą planu  
 teren przemysłowo-składowy  
 linie rozgraniczające ulic  
 granica zmiany planu  
 planowane ulice  
 strefa ochronności bazy paliw

224

ORIENTACJA  
Skala 1:10 000

### WYKAZ ZNAKÓW

- punkt osnowy szeregowej poziomej
- punkt osnowy pomiarowej stabilizowany trwale
- rzut ogrodzenia twardego w skali mapy
- symbol ogrodzenia trwałego
- żywopłot
- mur oporowy
- budynek ogniodoparne
- budynek ognioodoparne
- schody, świetliki (łuki okienne)
- wjazdy do podziemia a) otwarte b) kryte
- wiatła
- kontur armatury uzbrojenia podziemnego a) w skali mapy
- b) nie dający się przedstawić w skali mapy
- w, k, c, g, f, e oznaczenie rodzajów armatury kolejno dla sieci wodociągowej, kanalizacyjnej, ciepłej, gazowej, telekomunikacyjnej, elektroenergetycznej
- słup pojedynczy (przewodów napowietrznych)
- kierunki linii napowietrznych między słupami (kolejno: telekomunikacyjna, energetyczna niskiego i wysokiego napięcia)
- studnia
- ☼ latarnia
- ☼ drzewo liściaste i iglaste
- trawnik
- przewody kanalizacyjne
- przewody wodociągowe
- przewody gazowe

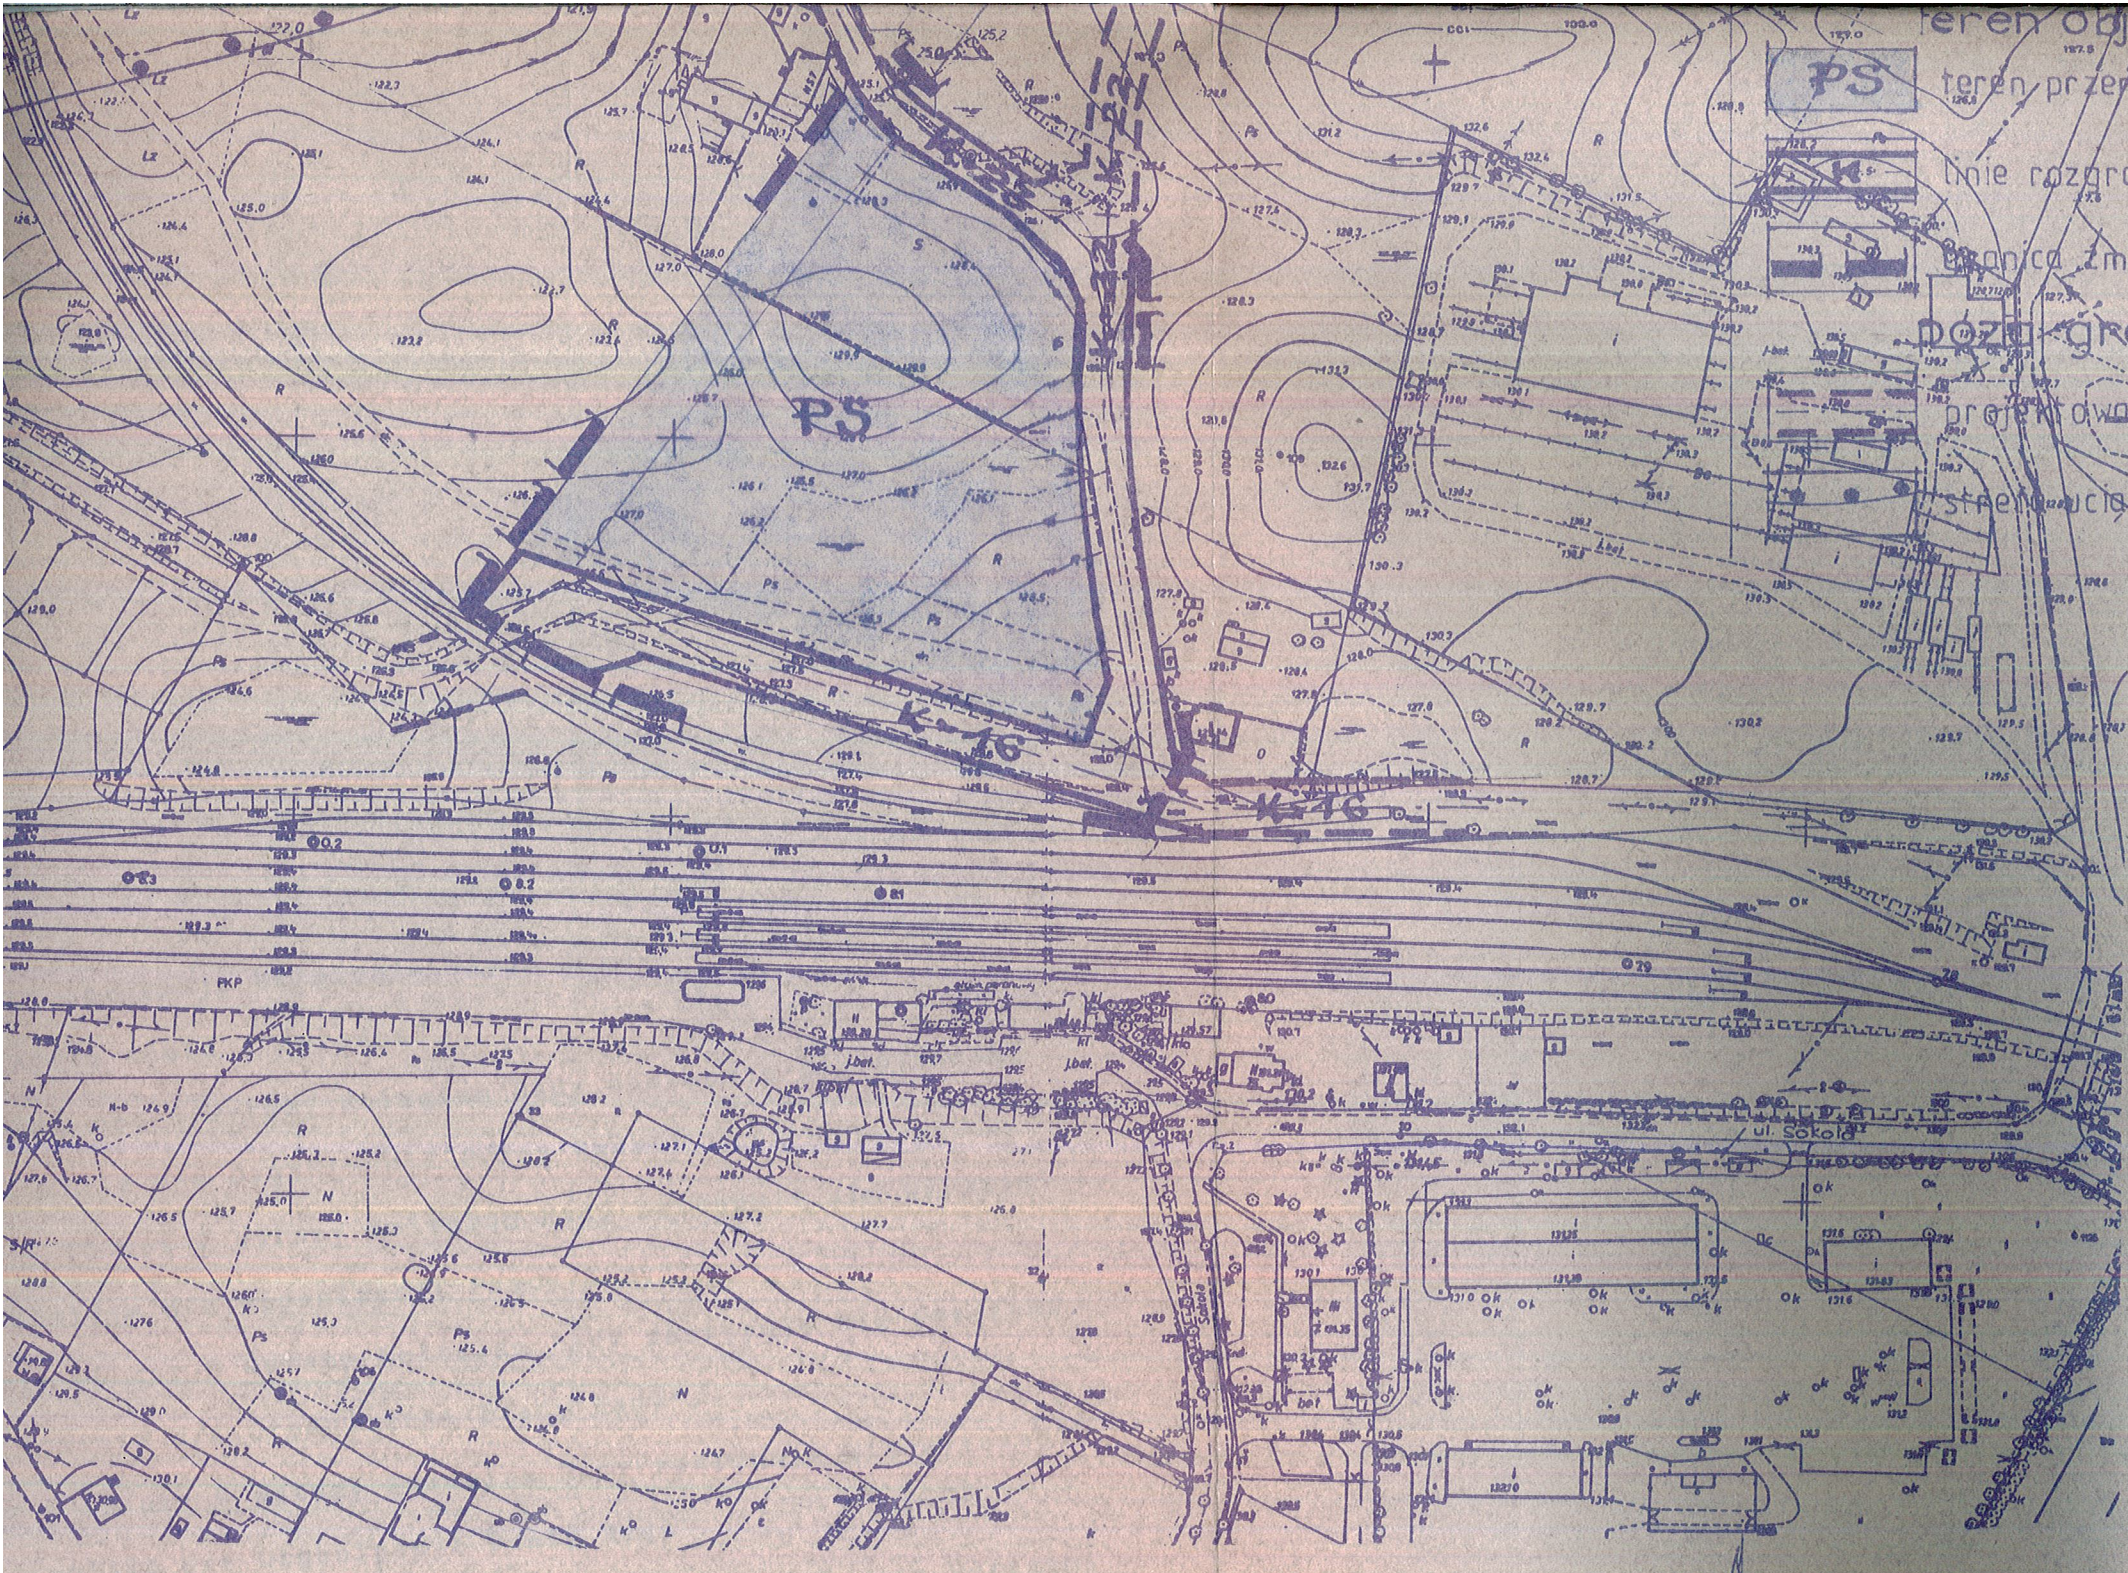

teren objęty zmianą planu  
 teren przemysłowo składowy  
 linie rozgraniczające ulic  
 granica zmiany planu  
 poza granicą zmiany  
 projektowane ulice  
 strefa cisłości bazy paliw

ORIENTACJA  
 Skala 1:10000

WYKAZ ZNAKÓW

- o punkt osnowy szeregowej poziomej
- o punkt osnowy pomiarowej stabilizowany trwale
- rzut ogrodzenia trwałego w skali mapy
- symbol ogrodzenia trwałego
- żywoplot
- mur oporowy
- budynki ognioodporne
- budynki ognionieodporne
- schody, świetliki (łuki okienne)
- wjazdy do podziemia a) otwarty b) kryty
- wiatła
- o □ □ kontur armatury uzbrojenia podziemnego a) w skali mapy
- b) nie dający się przedstawić w skali mapy
- w, k, a, g, t, e oznaczenie rodzajów armatury kolejno dla sieci wodociągowej, kanalizacyjnej, ciepłej, gazowej, telekomunikacyjnej, elektroenergetycznej
- o stóp pojedynczy (przewodów napowietrznych)
- Kierunki linii napowietrznych między słupami (kolejność: telekomunikacyjna, energetyczna niskiego i wysokiego napięcia)
- o studnia
- o latarnia
- o drzewa liściaste i iglaste
- frawnik
- przewody kanalizacyjne
- przewody wodociągowe
- przewody gazowe
- Telekomunikacyjna linia kablowa doziemna i w kanalizacji
- przewód ciepły
- przewody energetyczne eHW, eHN
- przewody niezidentyfikowane

Nz 1190/95

projekt zmiany opracował:  
**mgr inż. arch. Jan Olszewski**  
 upr. urb. Dz. U. 3 poz. 14 § 11 nr 415/00

stronna matryca sytuacyjno-wysokość 1:2000

owia: układ lokalny, poziom odniesienia „Kronsztadt”  
 niar szczegółów: Mapa bez aktualizacji w terenie.

yn. m-cu wrześniu 1995r

OKRĘGOWE PRZEDSIĘBIORSTWO  
 GEODEZYJNO-KARTOGRAFICZNE Spółka z.o.o.  
 W OLSZTYNIE

Kierownik Pracowni  
*Stefan Gronkowski*

dn. 13.09.1995r.

Nr rod. 03031753090

Lewostronną matrycę wykonano metodą mechaniczną z materiałów geodezyjnych znajdujących się w Wojewódzkim Ośrodku Dokumentacji Geodezyjno-Kartograficznej

OKRĘGOWE PRZEDSIĘBIORSTWO GEODEZYJNO-KARTOGRAF.  
 Spółka z.o.o. PRACOWNIA REPRODUKCJI w OLSZTYNIE

Kierownik Pracowni  
*Mieczysław Starczewski*

Nr rob. 861/95  
 Olsztyn dn. 95-09-13

14.09.95 *Paul*